

Passo Público 2,00m Largura

Av. Gal. Lopes de Oliveira

**Planta Baixa**  
**HIDROSANITÁRIO**


Área A Construir: 103,60m<sup>2</sup>    Escala: 1/100  
 Área Total existente: 256,19m<sup>2</sup>  
 Área Total Após Ampliação: 359,79m<sup>2</sup>

**CONVENÇÕES**

	Ponto de Luz Incandescente T 40
	Luminária Pontante
	Tanque Baixa 0,30m x 0,30m
	Tanque Média 1,10m x 1,10m
	Tanque Alta 2,10m x 2,10m
	Fios Fase, Neutro, Retorno e Terra
	Interruptor Simple Dado
	Centro de Ativação
	Centro de Distribuição (CD)
	Arranjo
	Ponto Telefônico
	Ponto T.V.A. Frio
	Ponto T.V.A. Quente
	Cateter
	Obs: Fôrmo outside 25 m <sup>2</sup>
	Extintor PVC rígido no tampo e parafusado outside 20mm

**QUADRO DE CARGAS**

CD	CIRCUITO	CARGA NO CIRCUITO	DISJUNTOR (Amp)	CONDUTOR (mm <sup>2</sup> )
1	1.400W	SECRETARIA	15	2,5
2	1.000W	FARMÁCIA	15	2,5
3	1.400W	REUNIÕES	15	2,5
5	1.200W	RESERVA	15	2,5
CARGA TOTAL CD01		5.000W		
CARGA TOTAL GERAL		5.000W	1450 (A)	6,0 (mm <sup>2</sup> )

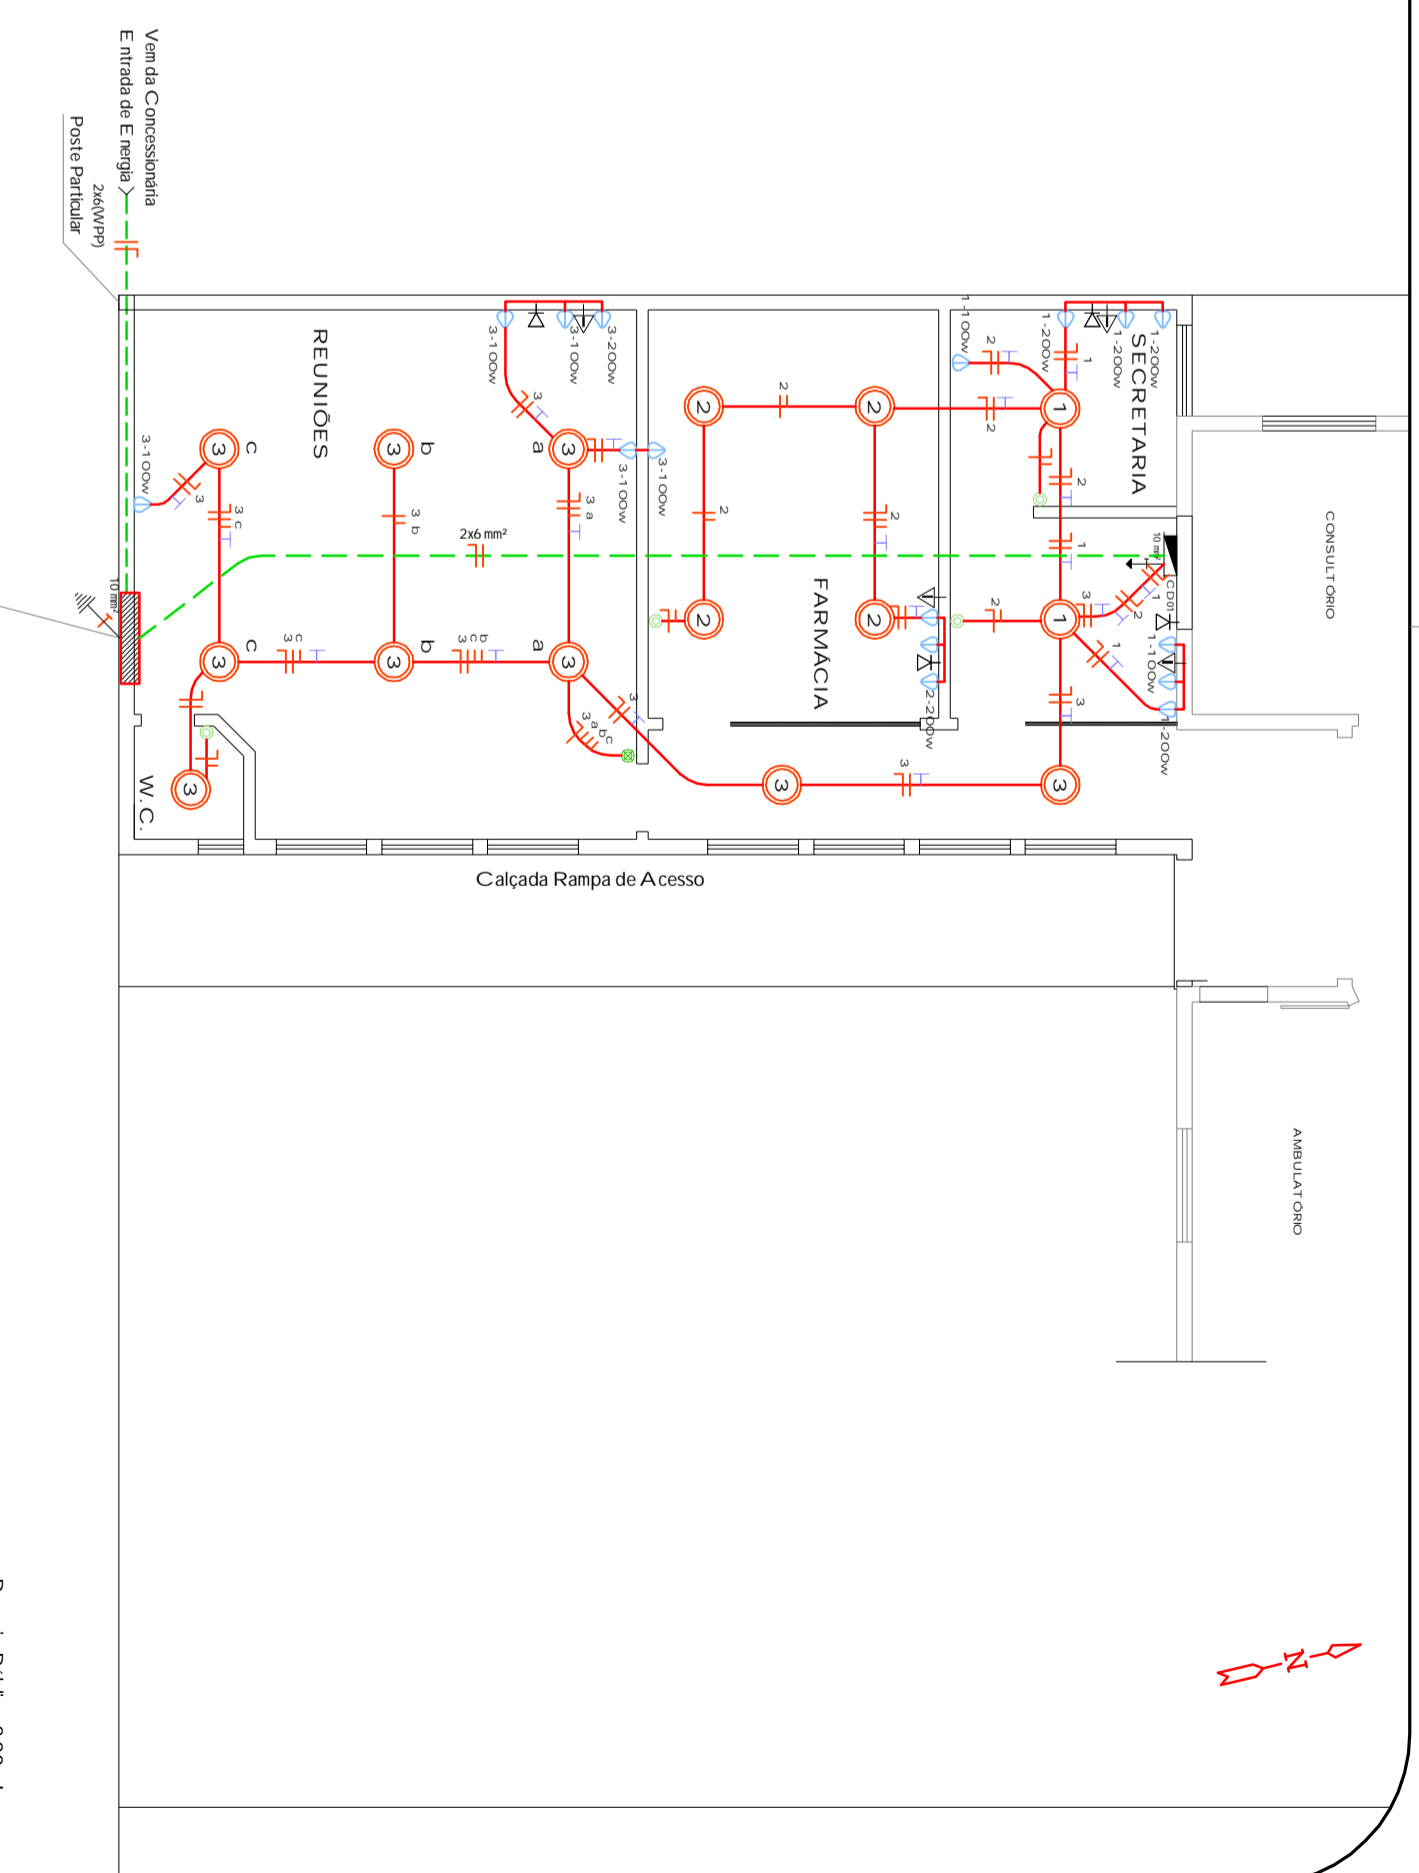

Passo Público 2,00m Largura

Av. Gal. Lopes de Oliveira

**Planta Baixa**  
**ELÉTRICO**

Área A Construir: 103,60m<sup>2</sup>    Escala: 1/100  
 Área Total existente: 256,19m<sup>2</sup>  
 Área Total Após Ampliação: 359,79m<sup>2</sup>

**Ampliação Unidade de Saúde**

PROJETO ARQUITETÔNICO

PROJETO ELÉTRICO

PROJETO DE ALMIRANTE TAMANDARÉ DO SUL

ARQUITETA: CLACIWANDSCHEER

ARQUITETA: AROCREA - R.S. 124705

LOCAL: AV. GAL. LOPES DE OLIVEIRA, MUNICÍPIO DE ALMIRANTE TAMANDARÉ DO SUL - RS

ÁREA AMPLIAR: 103,60m<sup>2</sup>

DATA: ABR / 2011

ESCALA: INDICADA

PROJETO: E-H-01

PROJETADEIRA: José Adriano - 992526850